


ZAŁĄCZNIK
 DO ZARZĄDZENIA NR 135/293/24
 PREZYDENTA MIASTA PIŁY
 Z DNIA 23 lipca 2024r.

Obiekt	Oświetlenie uliczne Piła ul. Bociania 374/3		
Inwestor	ENE A Operator Sp. z o.o. Oddział Dystrybucji Poznań, RD Piła al. Poznańska 34, 64-820 Piła		
Rodzaj dokumentacji:	PI-projekt zagospodarowania terenu		
Projektant:	mgr inż. Emilia Woiska Apr proj. WKP/0467/PWCE/17		
Nr rysunku 1	skala 1:500		
data opracowania	03/2024		

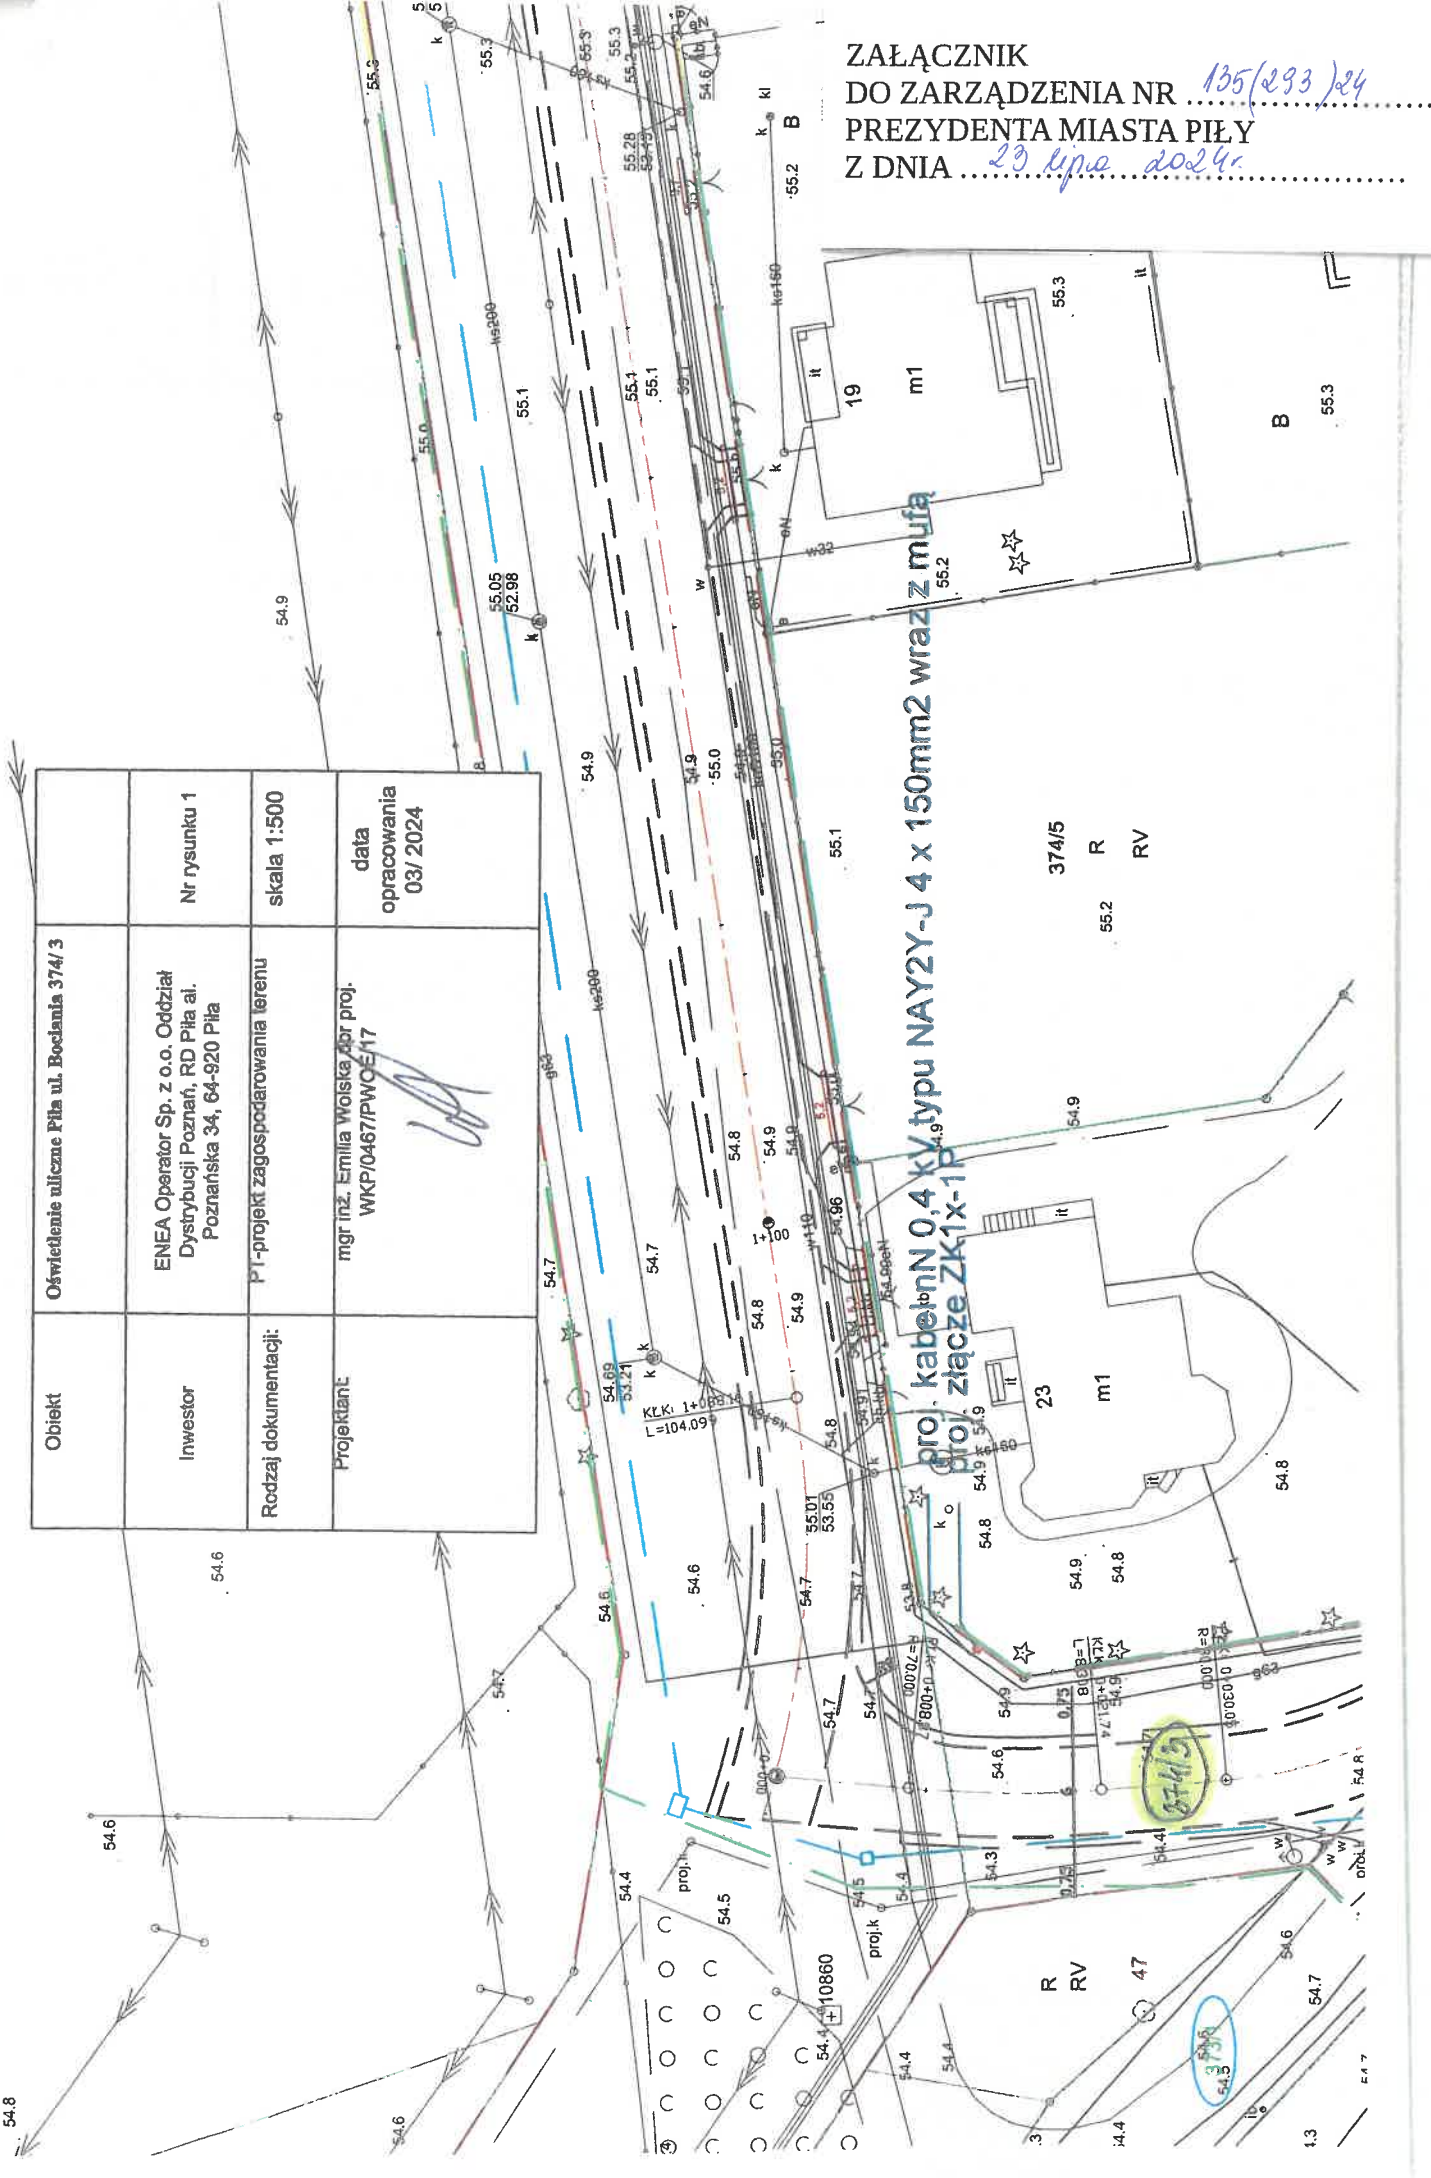

proj. kabeln 0,4 kV typu NAY2Y-J 4 x 150mm² wraz z mufa
 proj. złącze ZK1x-1P