


ZAŁĄCZNIK
DO ZARZĄDZENIA Nr. 633(346)str
PREZYDENTA MIASTA PIŁY
Z DNIA 03 sierpnia 2015r.

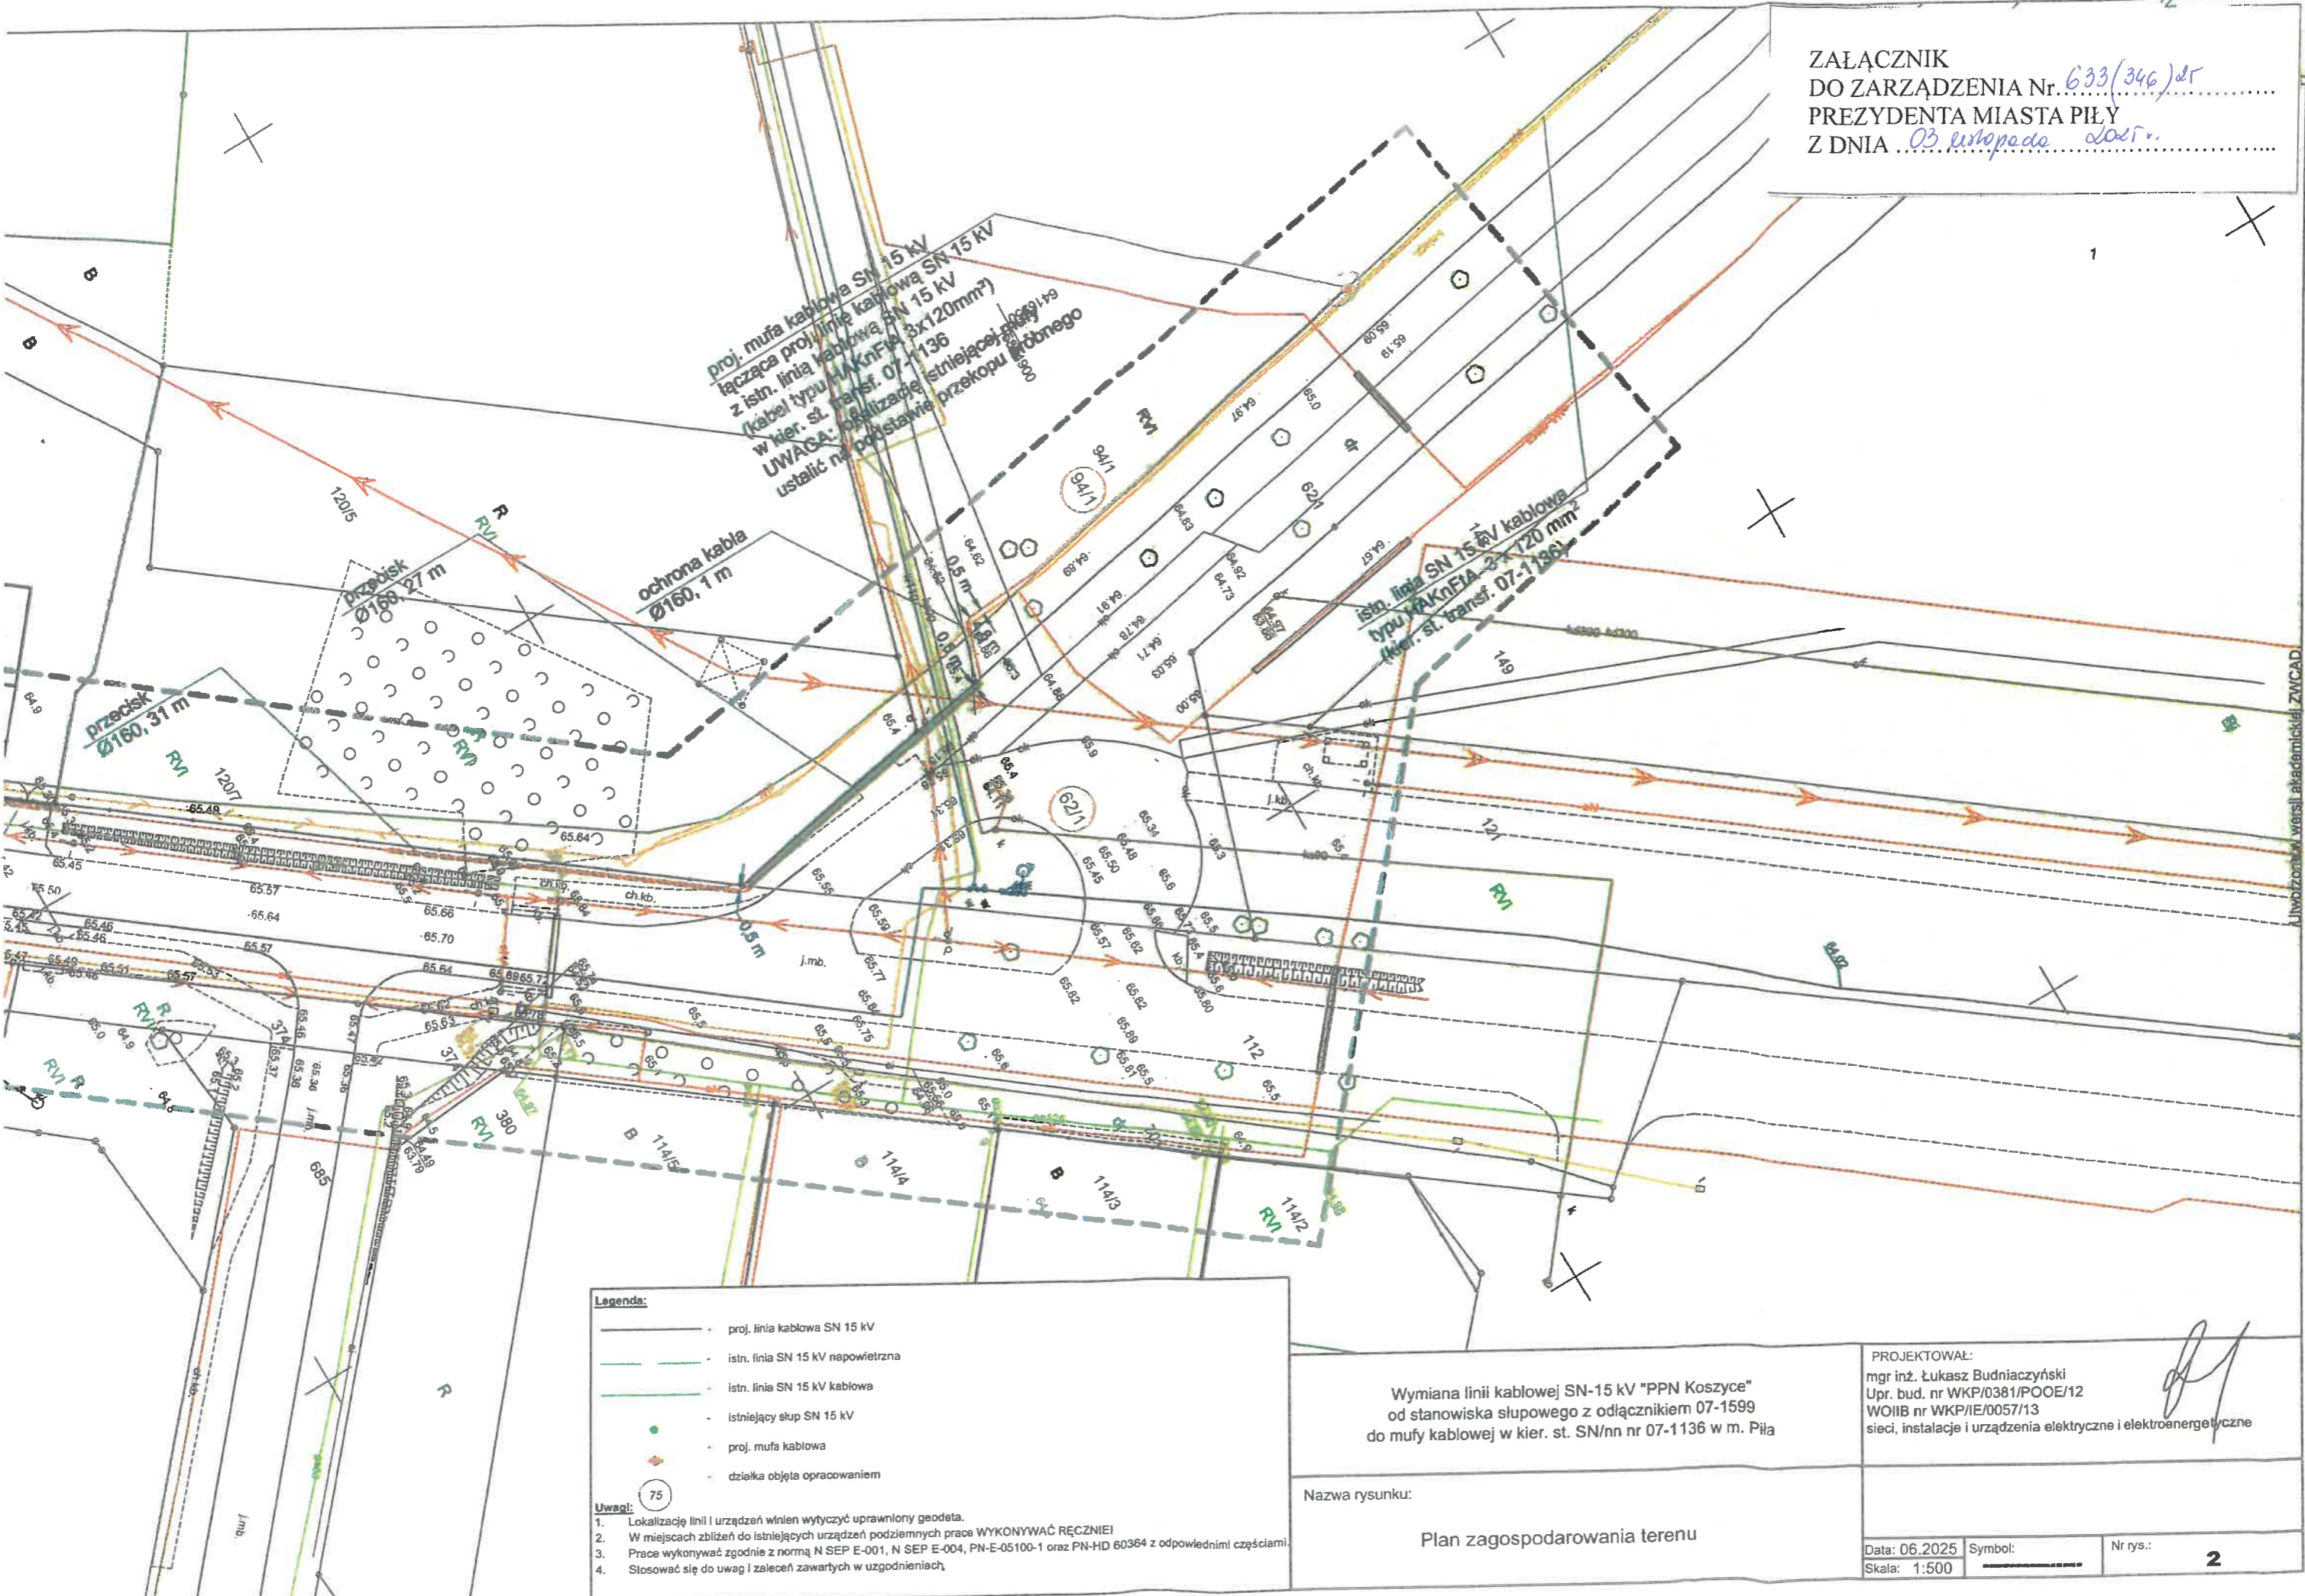

Legenda:

- proj. linia kablowa SN 15 kV
- istn. linia SN 15 kV napowietrzna
- istn. linia SN 15 kV kablowa
- istniejący słup SN 15 kV
- proj. mufa kablowa
- działka objęta opracowaniem

Uwagi:

1. Lokalizację linii i urządzeń winien wytyczyć uprawniony geodeta.
2. W miejscach zbliżeń do istniejących urządzeń podziemnych prace WYKONYWAĆ RĘCZNIE!
3. Prace wykonywać zgodnie z normą N SEP E-001, N SEP E-004, PN-E-05100-1 oraz PN-HD 60364 z odpowiednimi częściami.
4. Słuchać się do uwag i zaleceń zawartych w uzgodnieniach.

Wymiana linii kablowej SN-15 kV "PPN Koszyce"
od stanowiska słupowego z odłącznikiem 07-1599
do mufy kablowej w kier. st. SN/nn nr 07-1136 w m. Piła

Nazwa rysunku:
Plan zagospodarowania terenu

PROJEKTOWAŁ:
mgr inż. Łukasz Budniaczyński
Upr. bud. nr WKP/0381/POOE/12
WOIB nr WKP/IE/0057/13
sieci, instalacje i urządzenia elektryczne i elektroenergetyczne

Data: 06.2025 Symbol: _____ Nr rys.: **2**
Skala: 1:500